


# 日高中津第一発電所排水計画平面図

日高郡日高川町船津地内

S=1:2000

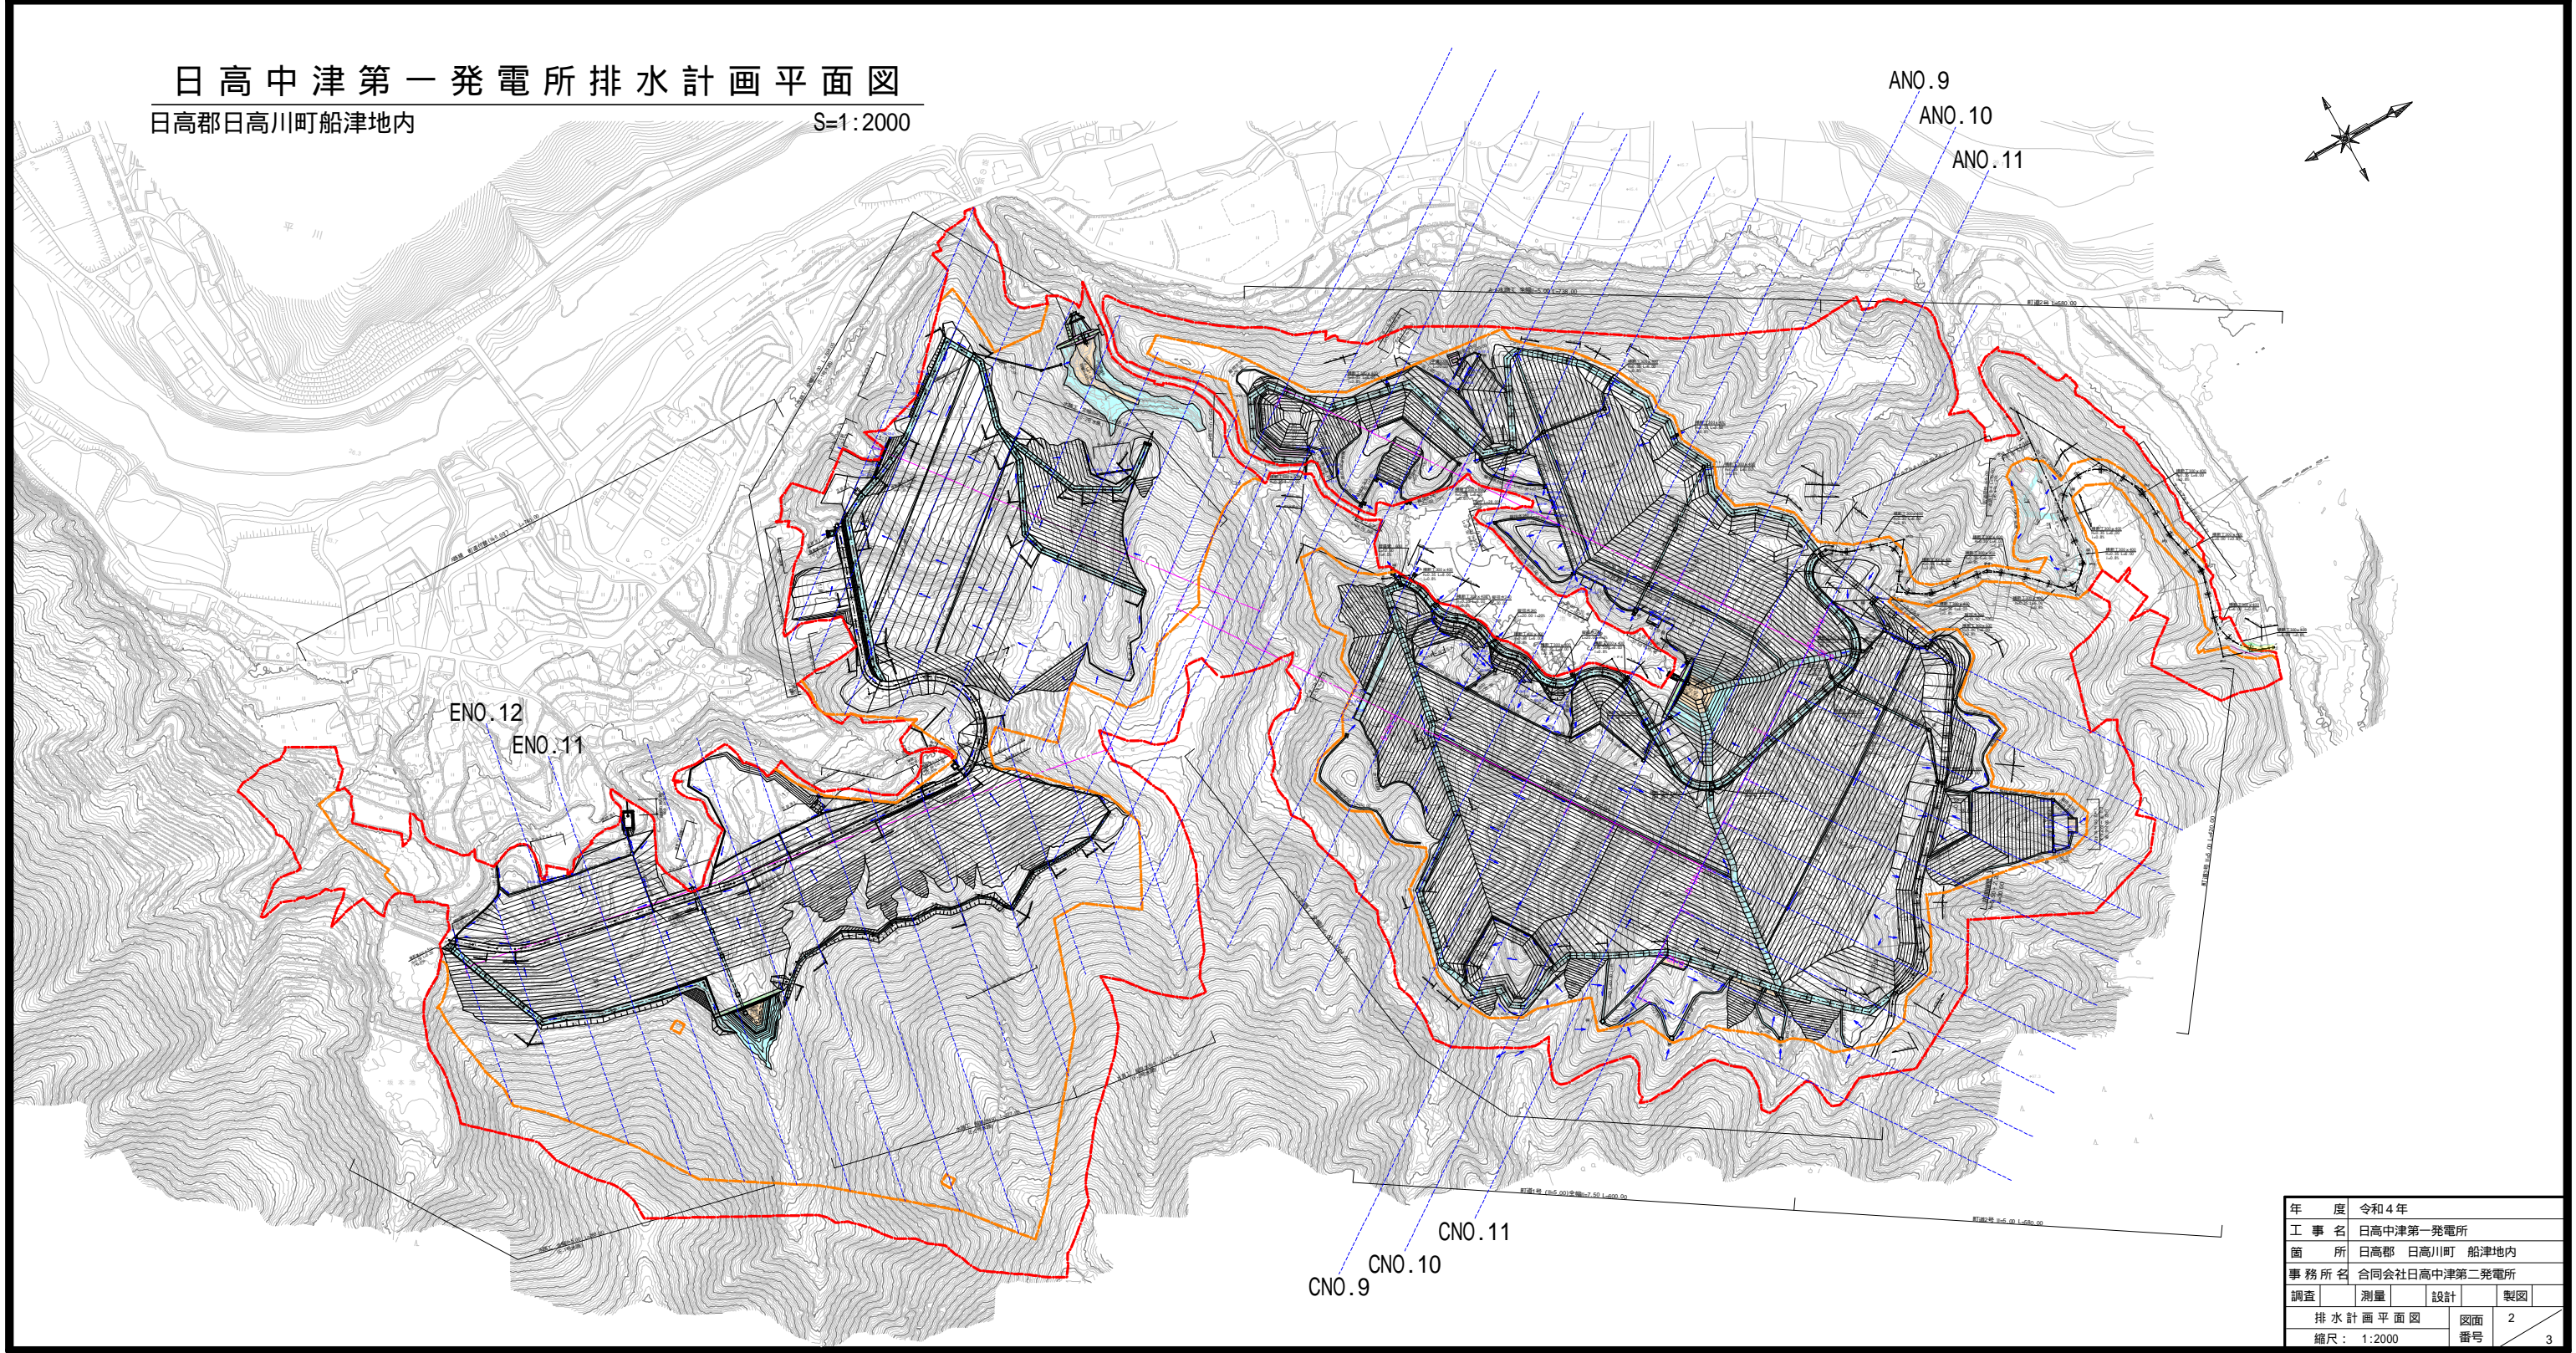

年 度	令和4年		
工 事 名	日高中津第一発電所		
箇 所	日高郡 日高川町 船津地内		
事務所名	合同会社日高中津第二発電所		
調査	測量	設計	製図
排水計画平面図		図面	2
縮尺：1:2000		番号	3