


日高中津第一発電所利用計画平面図

日高郡日高川町船津地内

S=1:2000

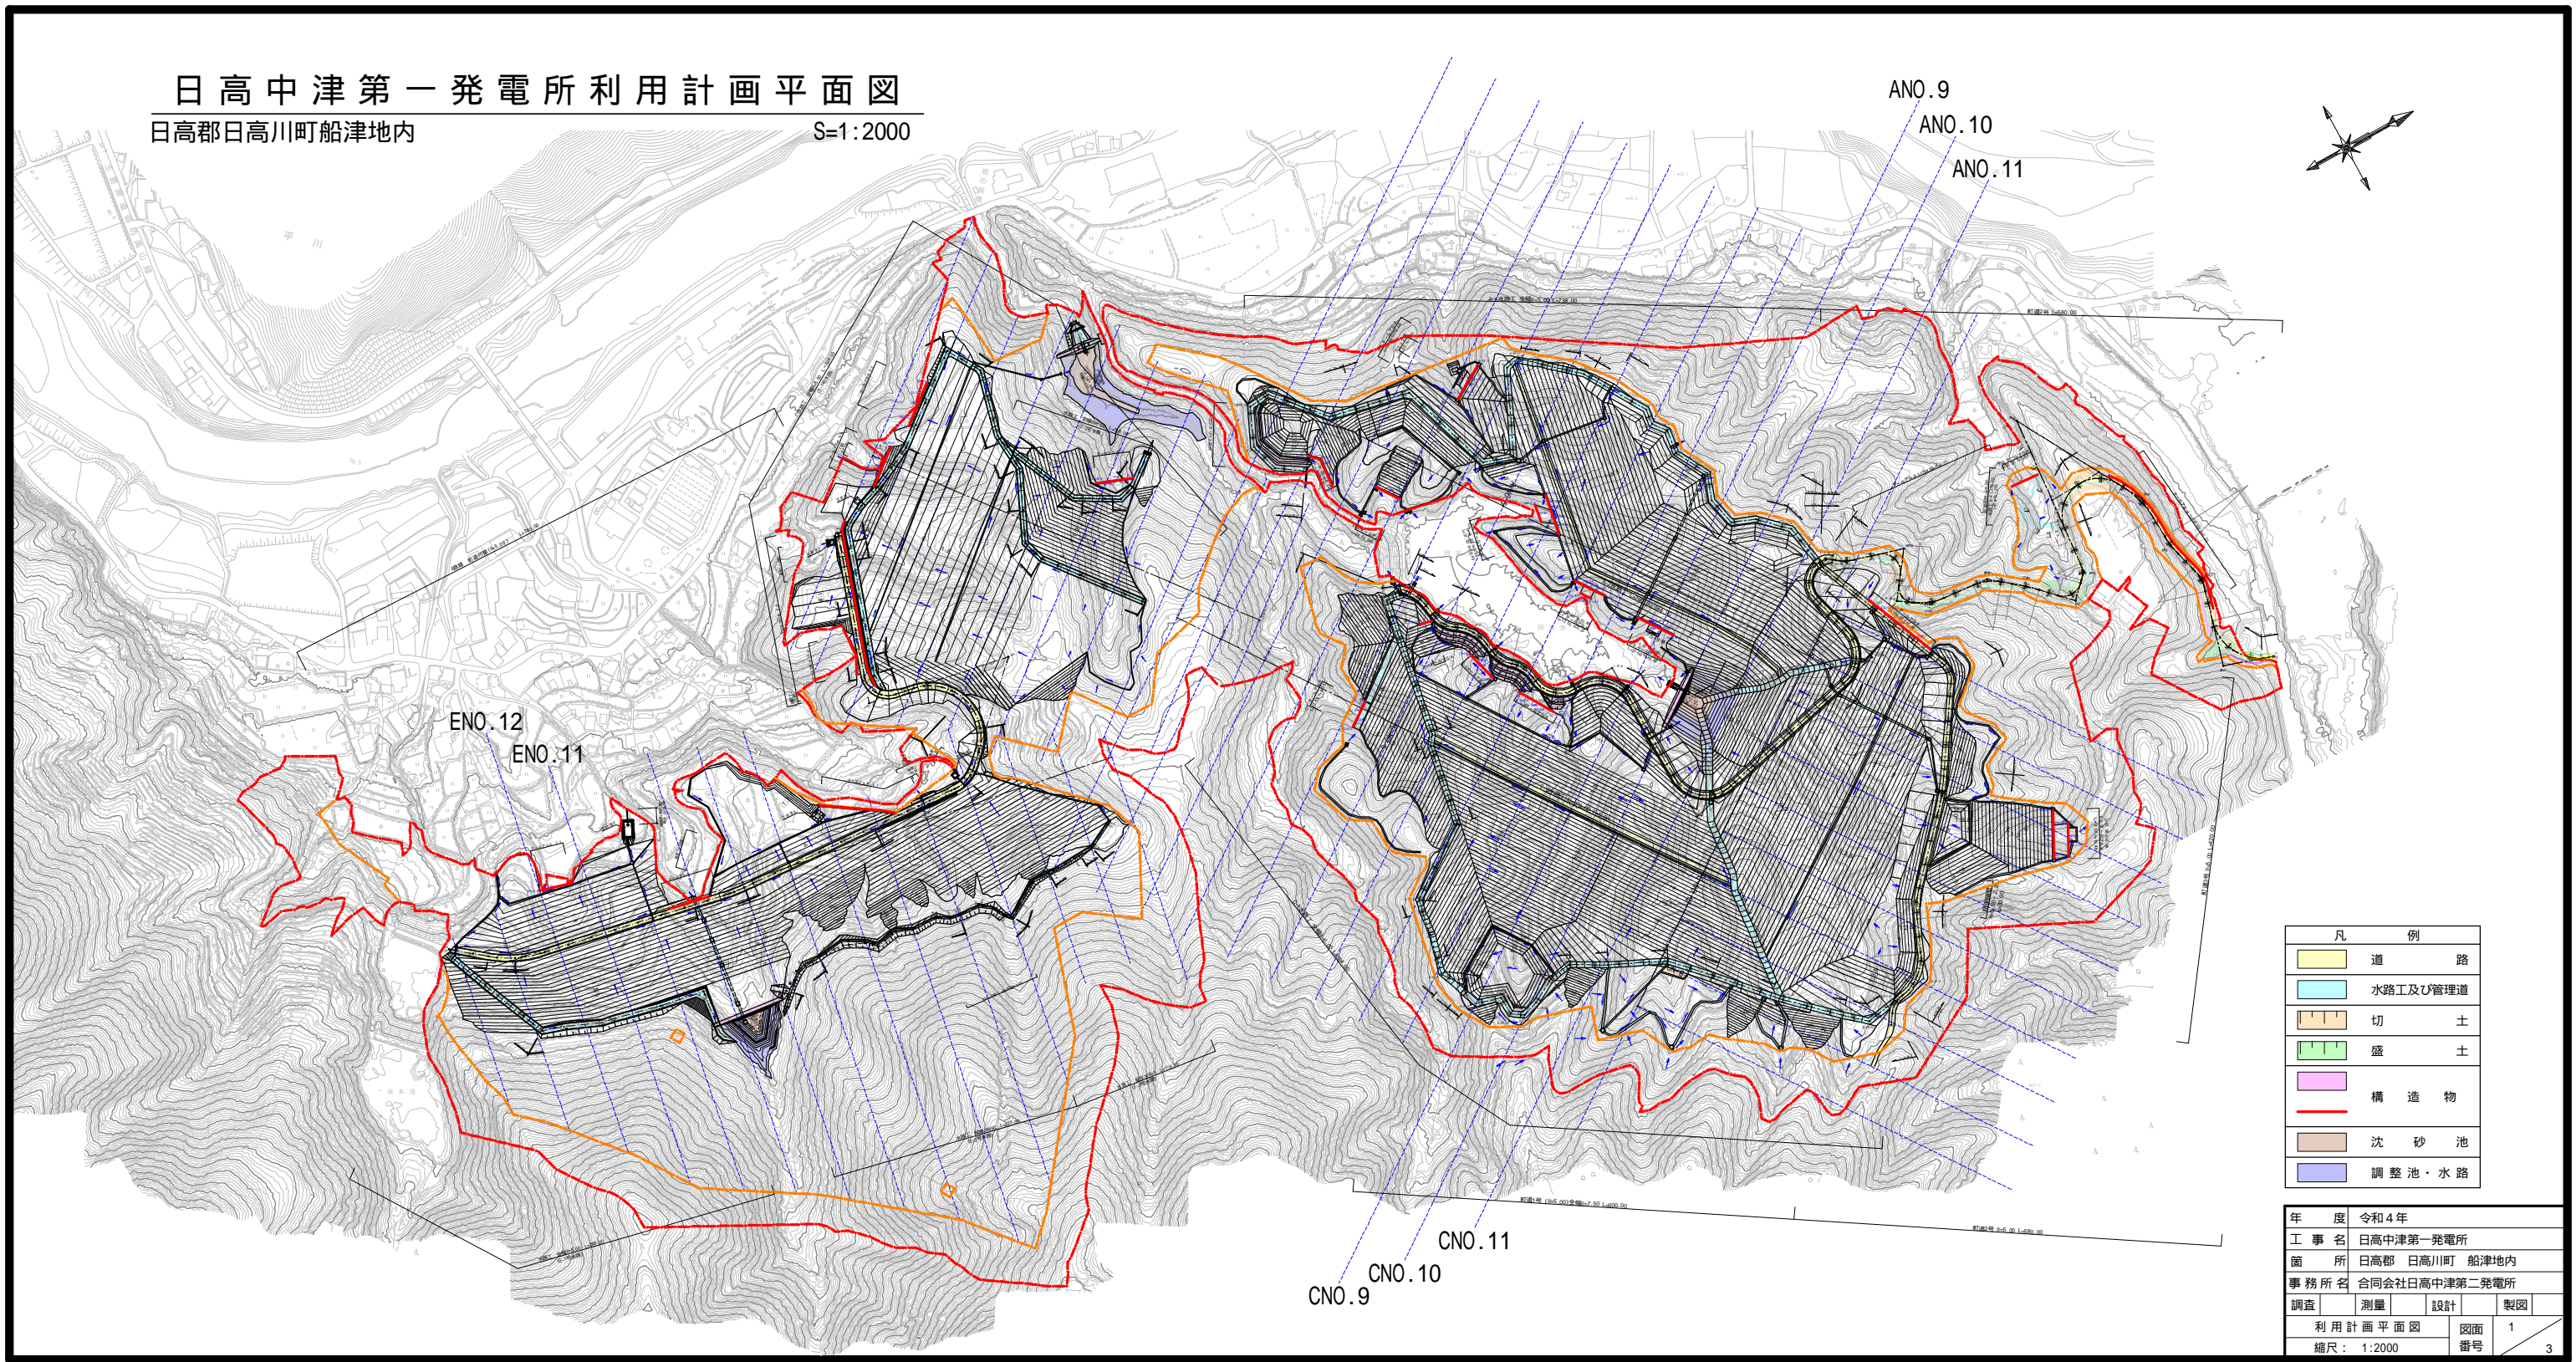

凡 例	
	道 路
	水路工及び管理道
	切 土
	盛 土
	構 造 物
	構 造 物
	沈 砂 池
	調整池・水路

年 度	令和4年
工 事 名	日高中津第一発電所
箇 所	日高郡 日高川町 船津地内
事務所名	合同会社日高中津第二発電所
調査	測量
設計	製図
利用計画平面図	図面 1
縮尺: 1:2000	番号 3